



LEYENDA FONTANERIA	
	LLAVE ACOMETIDA
	TUBERIA ENTERRADA PE ACOMETIDA
	BATERIA DE CONTADORES AFCH
	MONTANTES AFCH
	TUBERIA POLIETILENO AGUA FRIA
	TUBERIA POLIETILENO AGUA CALIENTE SANITARIA
	TUBERIA POLIETILENO AGUA CALIENTE RECIRCULACION
	MONTANTES AGUA CALIENTE SANITARIA Y RECIRCULACION
	MODULO GESTION AGUA CALIENTE SANITARIA
	LLAVES DE CORTE
	GRIFO HIDROMEZCLADOR MANUAL
	GRIFO DE AGUA FRIA
	GRIFO DE AGUA CALIENTE SANITARIA




55 APARTAMENTOS PARA MAYORES EN LA PARCELA "g.00 Equipamiento Comunitario" A.I.U. "IN.05 MONS" DE DONOSTIA

PROYECTO DE EJECUCIÓN

Colaborador: INSTALACIÓN DE FONTANERÍA  
PLANTA BAJA

Redactor: **FIARK** FERNANDO GARATE OJURRUQUA Y ULIAN ALDAMA ELORZA  
 Promotor: ENTIDAD PÚBLICA EMPRESARIAL DE VIVIENDA+ DONOSTIAKO ETXEGINTZA  
 Plano: **IF.02**  
 Escala: 1/100

COLABORADOR: VISADO BISATUA  
 15/09/2014  
 VISADO BISATUA

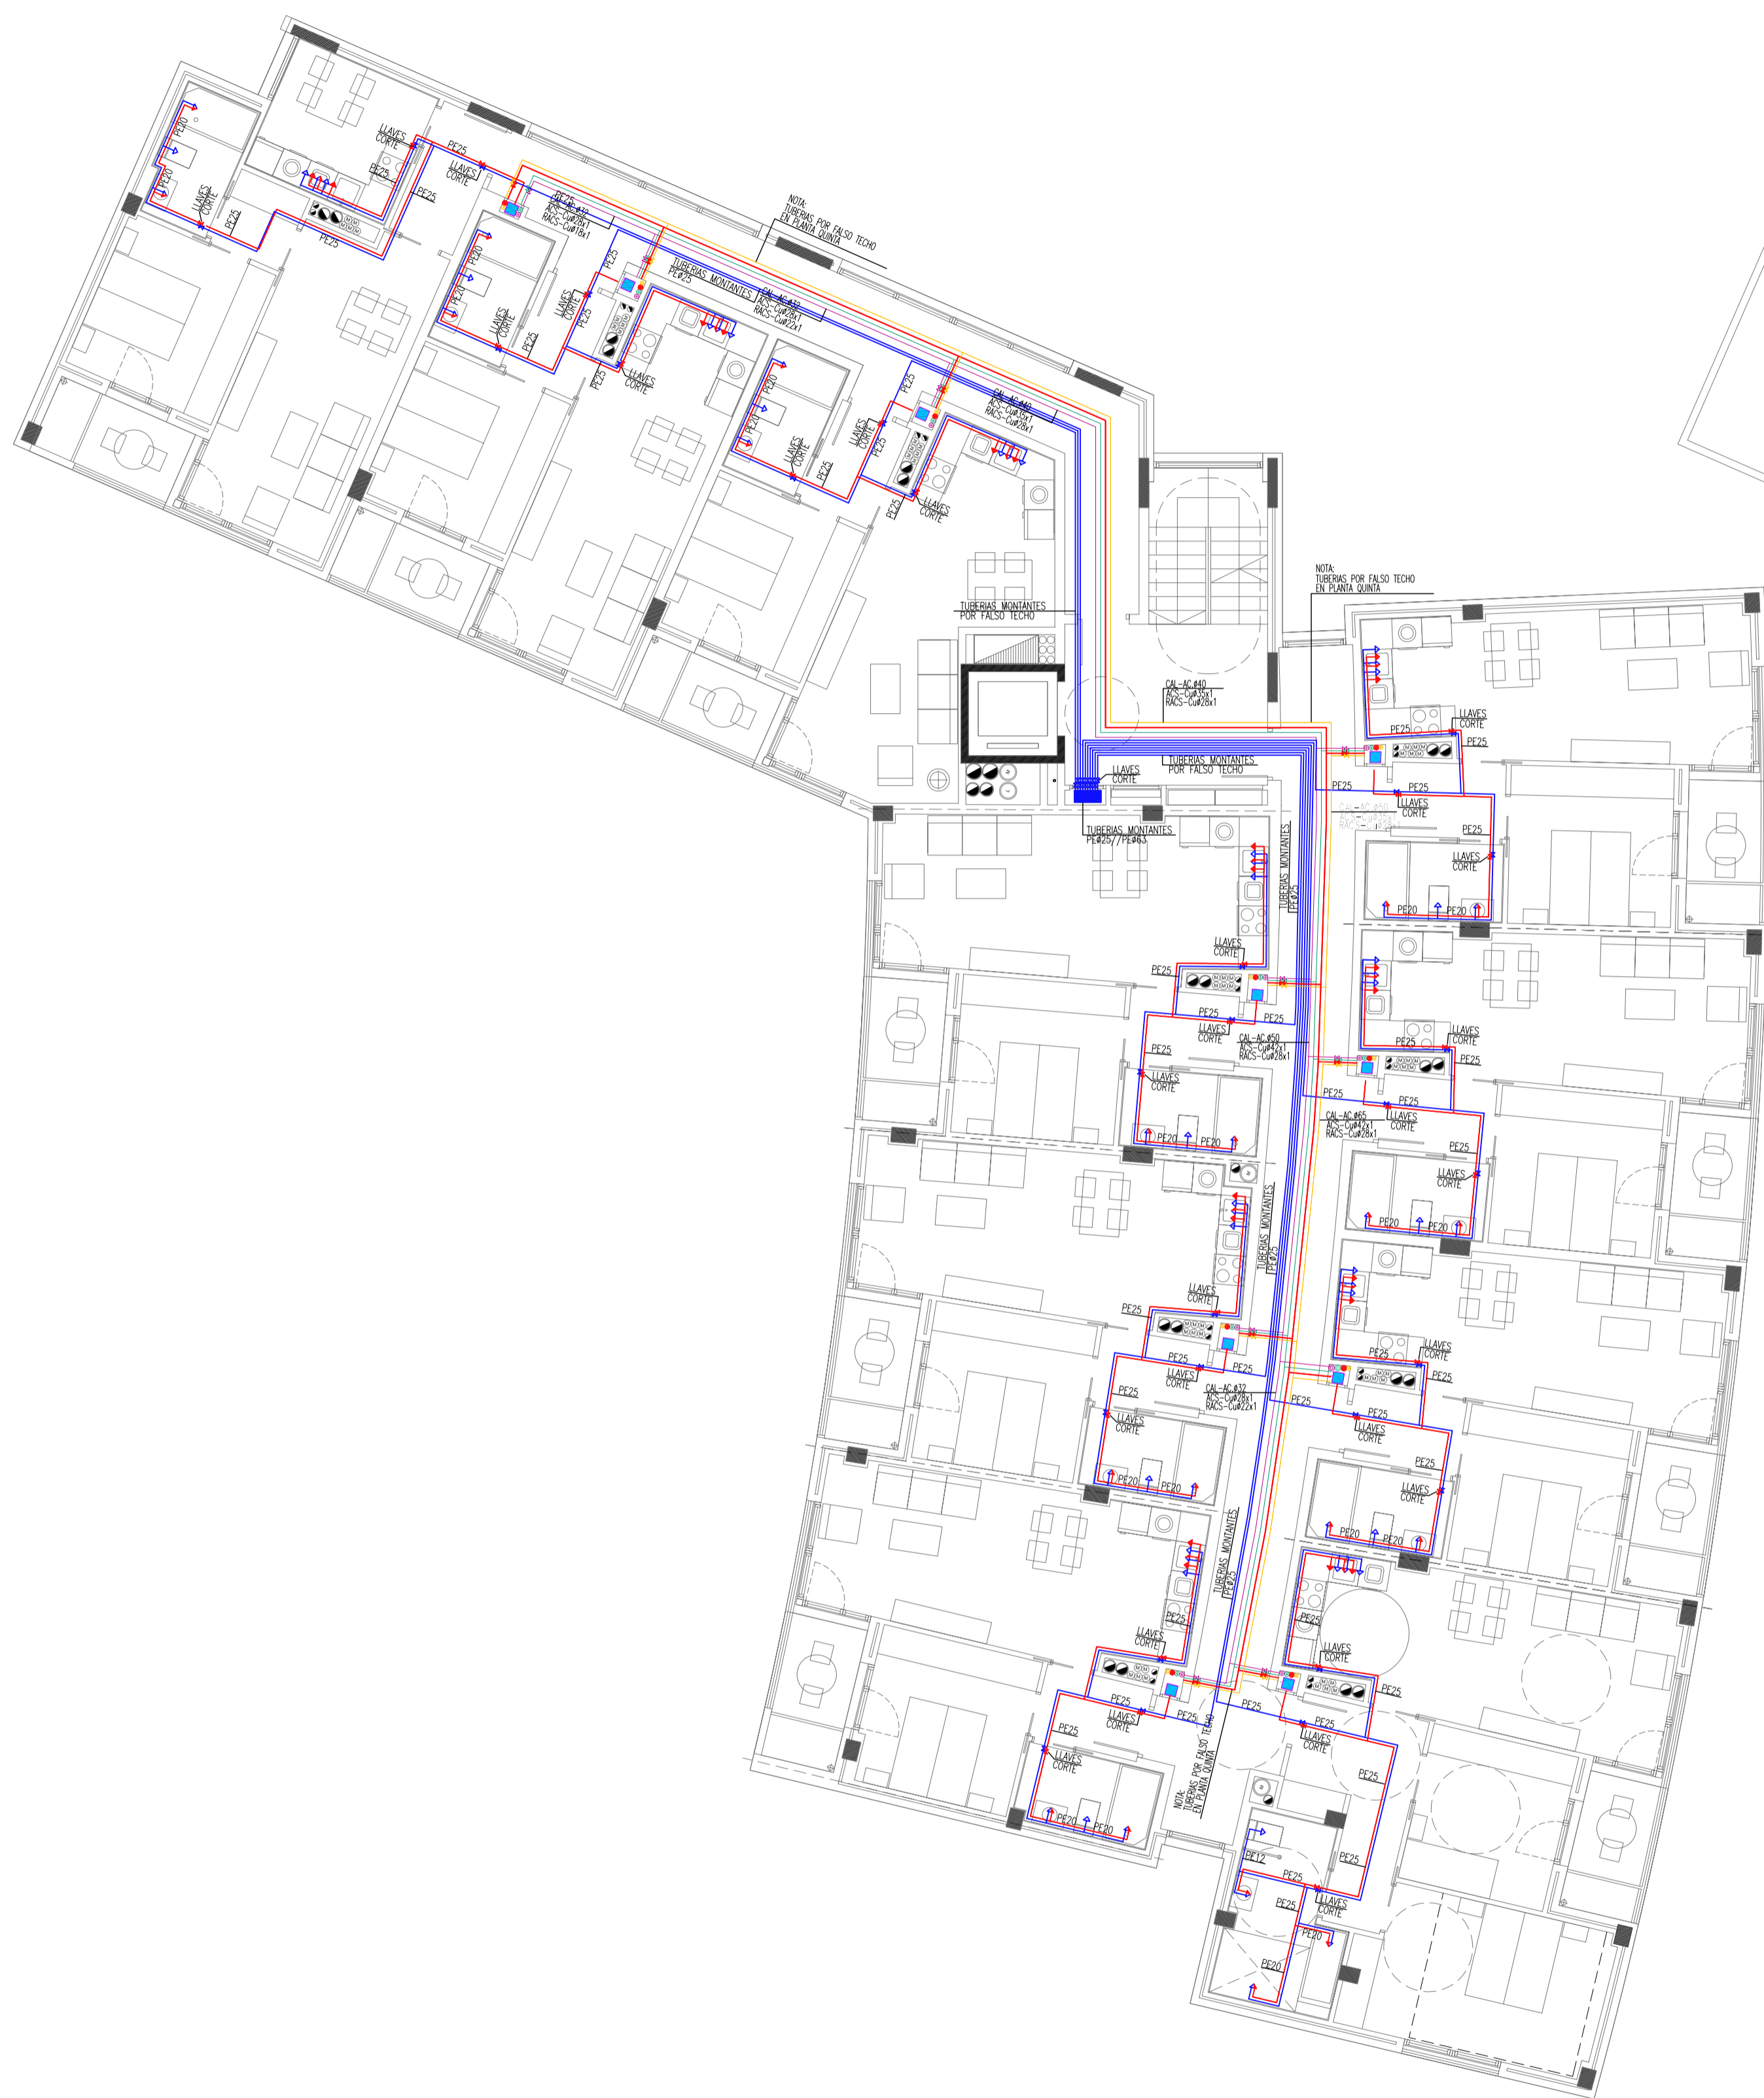

PLANTA TIPO



PLANTA SEXTA

LEYENDA FONTANERIA	
	LLAVE ACOMETIDA
	TUBERIA ENTERRADA PE ACOMETIDA
	BATERIA DE CONTADORES AFCH
	MONTANTES AFCH
	TUBERIA POLIETILENO AGUA FRIA
	TUBERIA POLIETILENO AGUA CALIENTE SANITARIA
	TUBERIA POLIETILENO AGUA CALIENTE RECIRCULACION
	MONTANTES AGUA CALIENTE SANITARIA Y RECIRCULACION
	MODULO GESTION AGUA CALIENTE SANITARIA
	LLAVES DE CORTE
	GRIFO HIDROMEZCLADOR MANUAL
	GRIFO DE AGUA FRIA
	GRIFO DE AGUA CALIENTE SANITARIA

LEYENDA SOLAR	
	CAPTADOR SOLAR PLANO
	TUBERIA COBRE AGUA SOLAR CIRCUITO IMPULSION
	TUBERIA COBRE AGUA SOLAR CIRCUITO RETORNO
	LLAVE DE CORTE
	MONTANTES
	TUBERIA CIRCUITO PRIMARIO IMPULSION
	TUBERIA CIRCUITO PRIMARIO RETORNO
	LLAVE DE CORTE
	VALVULA
	KIT INTERCAMBIO SOLAR
	DEPOSITO ACUMULADOR 2000L
	INTERCAMBIADOR DE PLACAS SEDICAL UFPB 41/10-HB
	BOMBA IMPULSION GRUNDFOS ALPHA 25-50
	BOMBA IMPULSION GRUNDFOS ALPHA 15-40
	BOMBA IMPULSION GRUNDFOS ALPHA 25-60

55 APARTAMENTOS PARA MAYORES EN LA PARCELA "g.00 Equipamiento Comunitario" A.I.U. "IN.05 MONS" DE DONOSTIA

PROYECTO DE EJECUCIÓN

Colaborador: INSTALACION DE FONTANERIA  
PLANTA TIPO y PLANTA SEXTA

Redactor: **FIARK** FERNANDO GARATE OJARRUGA Y URAN ALDAMA ELORZA  
Promotor: ENTIDAD PUBLICA EMPRESARIAL DE VIVIENDA- DONOSTIAKO ETXEGINTZA  
Plano: **IF.03**  
Escala: 1/100

15/09/2014  
 VISADO BISATUA  
 COLABORADOR DE ARQUITECTOS Y ENGENIEROS  
 EUSKALITERRA ARQUITECTURAN ELBARGO OITZANA  
 BEZERRA ET GILGON  
 BEZERRA OITZANA

