


| LEYENDA VENTILACION GARAJE | |
|----------------------------|--|
| | REJILLA DE EXTRACCION LAMAS HORIZONTALES CON COMPUERTA DE REGULACION |
| | CONDUCTO DE EXTRACCION CHAPA GALVANIZADA RESISTENTE AL FUEGO E30090 |
| | CONDUCTO PROTEGIDO CONTRA EL FUEGO RESISTENCIA REI-120 |
| | VENTILADOR DE EXTRACCION 400°C/2h |
| | DETECTOR DE CO |
| | PULSADOR MANDO SELECTIVO ACCIONAMIENTO VENTILACION |
| | CENTRAL DE DETECCION DE CO |

| LEYENDA VENTILACION TRASTEROS | |
|-------------------------------|---|
| | VENTILADOR SODECA MIXVENT-SV/150 |
| | CONDUCTO CIRCULAR CHAPA GALVANIZADA |
| | CONDUCTO CIRCULAR CHAPA GALVANIZADA PROTEGIDO CONTRA EL FUEGO RESISTENCIA REI-120 |
| | REJILLA DE IMPULSION |
| | REJILLA DE PASO |
| | REJILLA DE MIXTA (SEPARACION MINIMA 1,5m) |

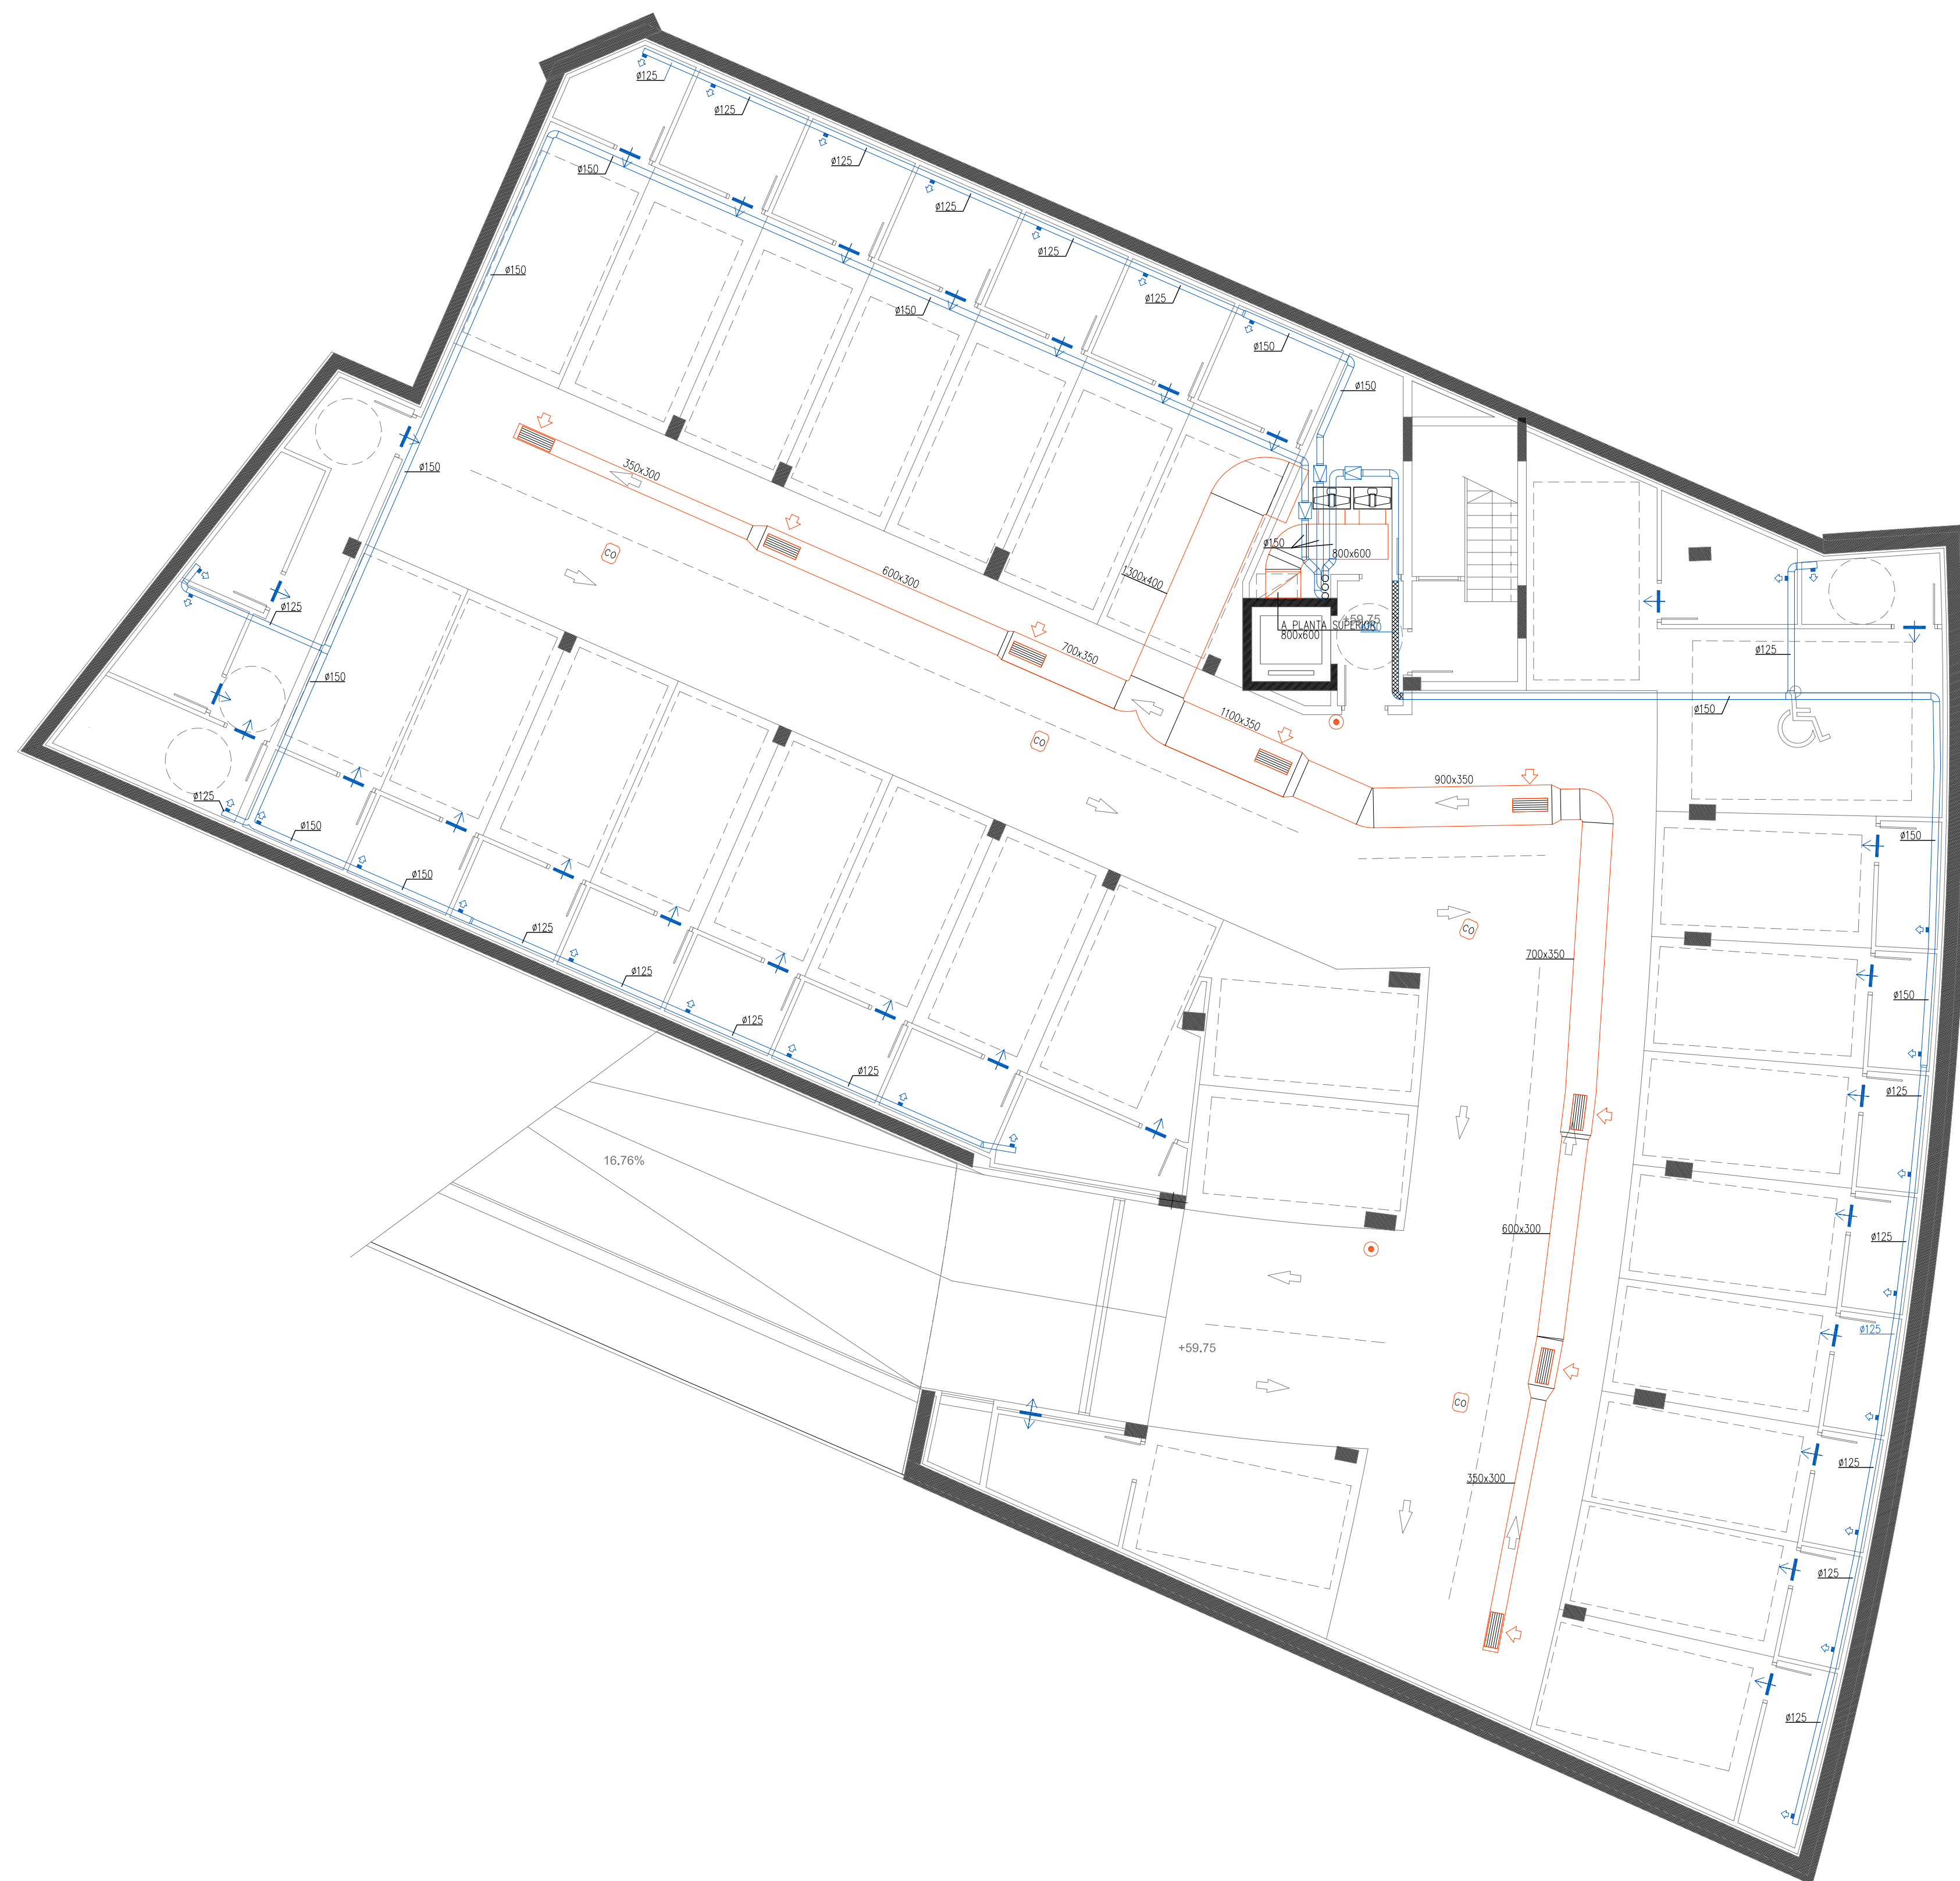


55 APARTAMENTOS PARA MAYORES EN LA PARCELA "g.00 Equipamiento Comunitario" A.I.U. "IN.05 MONS" DE DONOSTIA

PROYECTO DE EJECUCIÓN

Colaborador: INSTALACION DE VENTILACION PLANTA SÓTANO -2

Redactor: **FIARK** ARCHITECTOS FERNANDO GARRATE CHURRIGUERA Y URIA ALDAMA ELORZA
 Promotor: ENTIDAD PÚBLICA EMPRESARIAL DE VIVIENDA - DONOSTIAKO ETXEGINTZA
 Plano: **IV.01**
 Escala: 1/100

COLABORADOR DE ANÁLISIS TÉCNICOS Y CÁLCULOS
 ELSA KALLIBERRO ARQUITECTA
 VISADO BISATUA
 15/09/2014
 SEPTEMBRE - 2.014

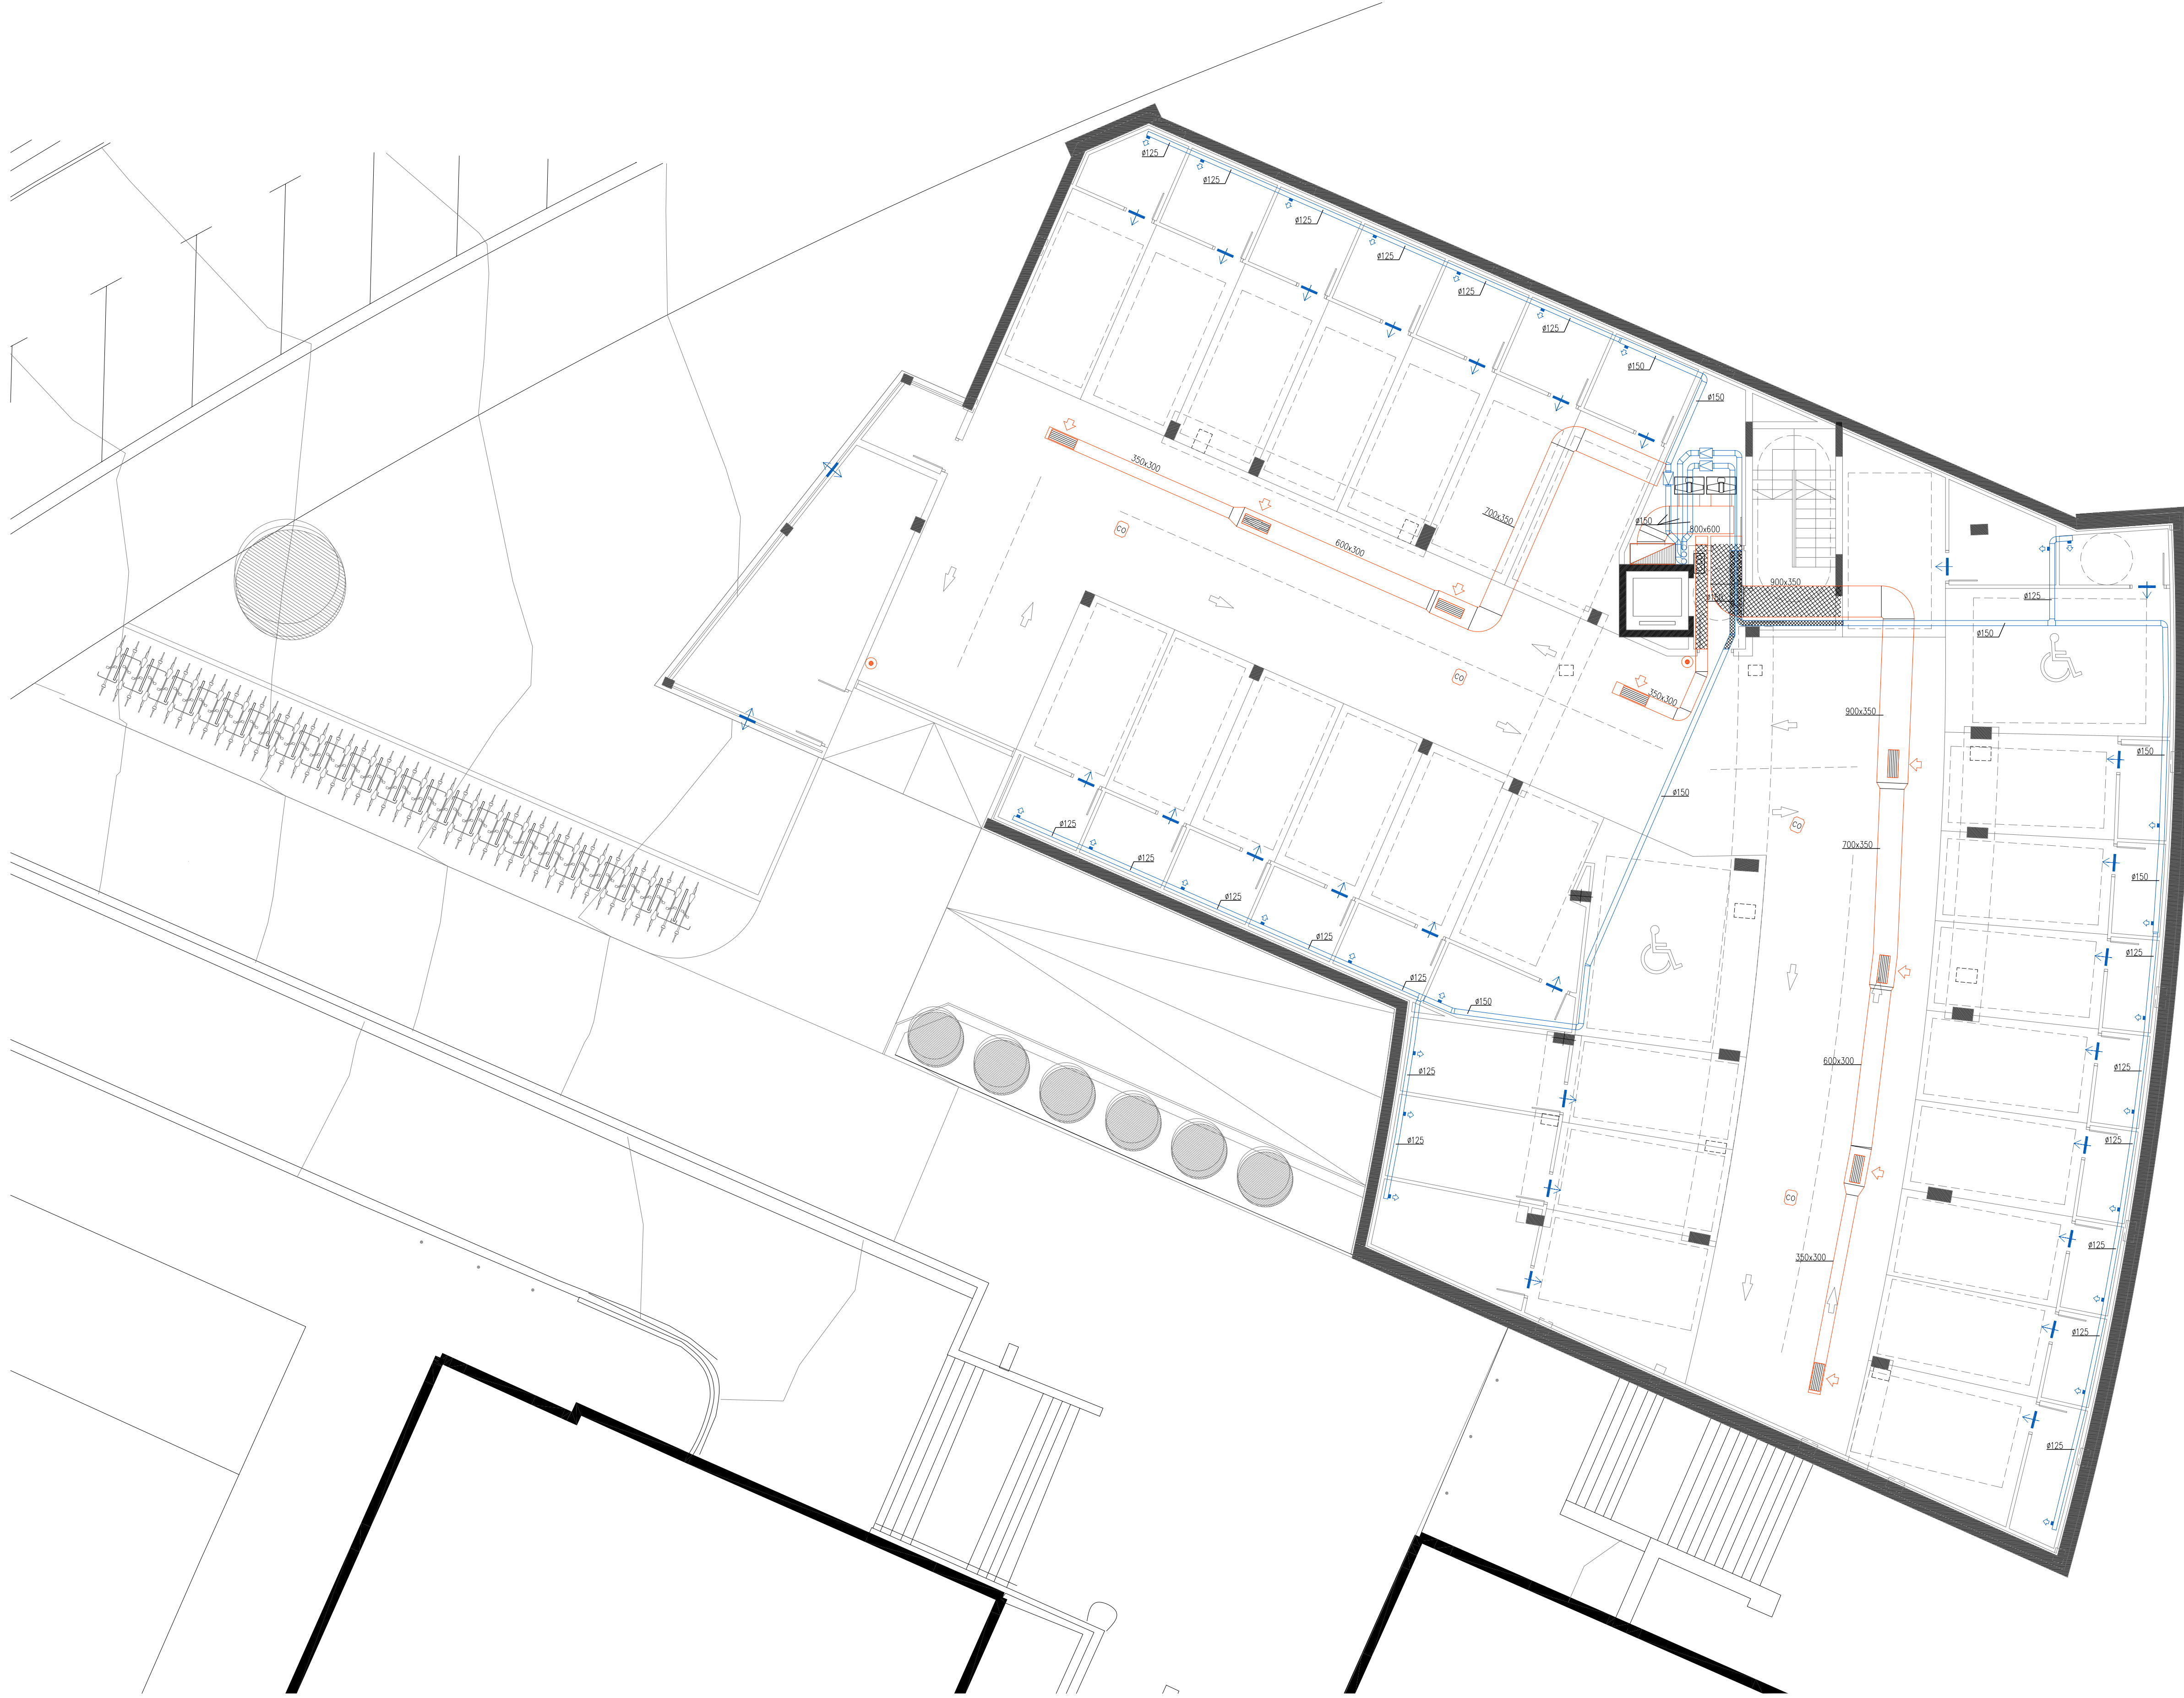

| LEYENDA VENTILACION GARAJE | |
|----------------------------|--|
| | REJILLA DE EXTRACCION LAMAS HORIZONTALES CON COMPUERTA DE REGULACION |
| | CONDUCTO DE EXTRACCION CHAPA GALVANIZADA RESISTENTE AL FUEGO E30090 |
| | CONDUCTO PROTEGIDO CONTRA EL FUEGO RESISTENCIA REI-120 |
| | VENTILADOR DE EXTRACCION 400°C/2h |
| | DETECTOR DE CO |
| | PULSADOR MANDO SELECTIVO ACCIONAMIENTO VENTILACION |
| | CENTRAL DE DETECCION DE CO |

| LEYENDA VENTILACION TRASTEROS | |
|-------------------------------|---|
| | VENTILADOR SODECA MIXVENT-SV/150 |
| | CONDUCTO CIRCULAR CHAPA GALVANIZADA |
| | CONDUCTO CIRCULAR CHAPA GALVANIZADA PROTEGIDO CONTRA EL FUEGO RESISTENCIA REI-120 |
| | REJILLA DE IMPULSION |
| | REJILLA DE PASO |
| | REJILLA DE MIXTA (SEPARACION MINIMA 1,5m) |

55 APARTAMENTOS PARA MAYORES EN LA PARCELA "g.00 Equipamiento Comunitario" A.I.U. "IN.05 MONS" DE DONOSTIA

PROYECTO DE EJECUCIÓN

Colaborador: INSTALACION DE VENTILACION PLANTA SÓTANO -1

| | | |
|---|--|--|
| Redactor: FIARK <small>ARCHITECTOS</small> FERNANDO GARATE CHURRUARUA Y URAN ALDAMA ELORZA <small>EDIFICIO ADOBE 103 S.L.P. P.º. Zurriola 103 48940 Donostia - G.º. San Sebastián (País Vasco) T.º. 941 45 04 00 Fax. 941 45 03 00 email: donostia@fiark.com - www.fiark.com</small> | Promotor: ENTIDAD PÚBLICA EMPRESARIAL DE VIVIENDA - DONOSTIAO ETREGINTZA <small>SEPTIEMBRE - 2.014</small> | Plano: IV.02 <small>Escala: 1/100</small> |
|---|--|--|

COLABORADOR DE ANÁLISIS TÉCNICOS Y CÁLCULOS
 ELSA KALBERG ARQUITECTOS ELIZABETH MARGO OTZUOLA
 BEGONIA ETXERDIA
 VISADO BISATUA
 15/09/2014

| LEYENDA VENTILACION | |
|---------------------|--|
| | REJILLA DE EXTRACCION LAMAS HORIZONTALES CON COMPUERTA DE REGULACION |
| | CONDUCTO DE EXTRACCION CHAPA GALVANIZADA RESISTENTE AL FUEGO E30090 |
| | CONDUCTO PROTEGIDO CONTRA EL FUEGO RESISTENCIA REI=120 |
| | VENTILADOR DE EXTRACCION 400°C/2h |
| | DETECTOR DE CO |
| | PULSADOR MANDO SELECTIVO ACCIONAMIENTO VENTILACION |
| | CENTRAL DE DETECCION DE CO |



55 APARTAMENTOS PARA MAYORES EN LA PARCELA "g.00 Equipamiento Comunitario" A.I.U. "IN.05 MONS" DE DONOSTIA

PROYECTO DE EJECUCIÓN

Colaborador: INSTALACION DE VENTILACION PLANTA BAJA

Redactor: **FIARK** FERNANDO GARITE OJURRUGA Y URAN ALDAMA ELORZA
 Promotor: ENTIDAD PUBLICA EMPRESARIAL DE VIVIENDA- DONOSTIAO ETXEGINTZA
 Plano: **IV.03**
 Escala: 1/100

15/09/2014
 VISADO BISATUA
 COLABORADOR DE ANTEPROYECTOS Y PROYECTOS DE EJECUCION
 BILBAO LIZASO ARQUITECTOS EN CARGO OTIZOLA
 48900 BILBAO (VIZCAYA)

| LEYENDA V.C.M. VIVIENDAS | |
|--------------------------|--|
| | REJILLA AUTORREGULABLE DE IMPULSION |
| | REJILLA AUTORREGULABLE DE ASPIRACION |
| | CONDUCTO DE EXTRACCION PARED SIMPLE ACERO GALVANIZADO HELICOIDAL 125# |
| | CONDUCTO DE EXTRACCION PARED SIMPLE ACERO GALVANIZADO RIGIDO IMPULSION |
| | CONDUCTO DE IMPULSION PARED SIMPLE ACERO GALVANIZADO RIGIDO IMPULSION |
| | CONDUCTO VERTICAL CHAPA GALVANIZADA LISA DESDE CUBIERTA |
| | CONDUCTO VERTICAL CHAPA GALVANIZADA LISA A CUBIERTA |
| | RECUPERADOR ESTATICO ALDER |
| | CAMPANA EXTRACCION COCINA |
| | CONDUCTO DE EXTRACCION PARED SIMPLE CHAPA LISA DE ACERO GALVANIZADO CAMPANA DE COCINA |
| | CONDUCTO DE EXTRACCION CAMPANA COCINA VERTICAL PARED SIMPLE CHAPA LISA DE ACERO GALVANIZADO A CUBIERTA |



PLANTA TIPO



PLANTA SEXTA

55 APARTAMENTOS PARA MAYORES EN LA PARCELA "g.00 Equipamiento Comunitario" A.I.U. "IN.05 MONS" DE DONOSTIA

| | |
|------------------------------|---|
| PROYECTO DE EJECUCIÓN | |
| Colaborador: | INSTALACIÓN DE VENTILACIÓN PLANTA TIPO y PLANTA SEXTA |
| Redactor: | |
| Promotor: | ENTIDAD PÚBLICA EMPRESARIAL DE VIVIENDA - DONOSTIA ETXEGINTZA |
| Plano: | IV.04 |
| Escala: | 1/100 |

15/09/2014
 VISADO BISATUA
 COLABORADOR DE ANA PÉREZ SANCHEZ SANCHEZ
 BILBAO ARQUITECTURA Y DISEÑO
 BILBAO ARQUITECTURA Y DISEÑO



| LEYENDA V.C.M. VIVIENDAS | |
|--------------------------|--|
| | REJILLA AUTORREGULABLE DE IMPULSION |
| | REJILLA AUTORREGULABLE DE ASPIRACION |
| | CONDUCTO DE EXTRACCION PARED SIMPLE ACERO GALVANIZADO HELICOIDAL 125º |
| | CONDUCTO DE EXTRACCION PARED SIMPLE ACERO GALVANIZADO RIGIDO IMPULSION |
| | CONDUCTO DE IMPULSION PARED SIMPLE ACERO GALVANIZADO RIGIDO IMPULSION |
| | CONDUCTO VERTICAL CHAPA GALVANIZADA LISA DESDE CUBIERTA |
| | CONDUCTO VERTICAL CHAPA GALVANIZADA LISA A CUBIERTA |
| | RECUPERADOR ESTATICO ALDER |
| | CAMPANA EXTRACCION COCINA |
| | CONDUCTO DE EXTRACCION PARED SIMPLE CHAPA LISA DE ACERO GALVANIZADO CAMPANA DE COCINA |
| | CONDUCTO DE EXTRACCION CAMPANA COCINA VERTICAL PARED SIMPLE CHAPA LISA DE ACERO GALVANIZADO A CUBIERTA |

55 APARTAMENTOS PARA MAYORES EN LA PARCELA "g.00 Equipamiento Comunitario" A.I.U. "IN.05 MONS" DE DONOSTIA

PROYECTO DE EJECUCIÓN

Colaborador: INSTALACION DE VENTILACION PLANTA CUBIERTA

| | | |
|--|--|--|
| Redactor: FIARK <small>ARQUITECTOS</small> FERNANDO OMBATE OJURRUQUA Y URAN ALDAMA ELORZA <small>EDIFICIO DE LA CIUDAD DE DONOSTIA - C/ALFONSO XIII, 10 - 48100 DONOSTIA (GU) - TEL: 943 46 10 10 - EMAIL: donostia@fiark.com - www.fiark.com</small> | Promotor: ENTIDAD PUBLICA EMPRESARIAL DE VIVIENDA - DONOSTIAKO ETXEKINTZA | Plano: IV.05 Escala: 1/100 |
|--|--|--|

15/09/2014
 VISADO BISATUA
 COLABORADOR DE ANA IZQUIERDAS SANCHEZ
 BILBAO LIZARRIO ARQUITECTOS ELIABENGO OZIZAMA
 BILBAO LIZARRIO ARQUITECTOS ELIABENGO OZIZAMA